


MAPA SYTUACYJNO - WYSOKOŚCIOWA
z geodezyjną inwentaryzacją urządzeń podziemnych
do celów projektowych
skala 1 : 500

Óbręb: 29
Miasto: Piotrków Tryb.
ulica: Kasztanowa 38
woj. Łódzkie
dz.: 190/42
układ współrzędnych - "1965"
poziom odniesienia - Kronsztadt
Mapa wykonana na podstawie
mapy syt.wys w skali 1:500
s. 132.224.0231, 132.224.0124, 132.224.0213
oraz pomiaru własnego
Uzgodniono w ZUD
Mapa aktualna na dzień 30.11.2009r.

Wykonał: Geodeta uprawniony
inż. Stanisław Bolarczyk
Świad. MGPIB w W-wie Nr 883
97-300 Piotrków Trybunalski
ul. J. Słowackiego 182m34

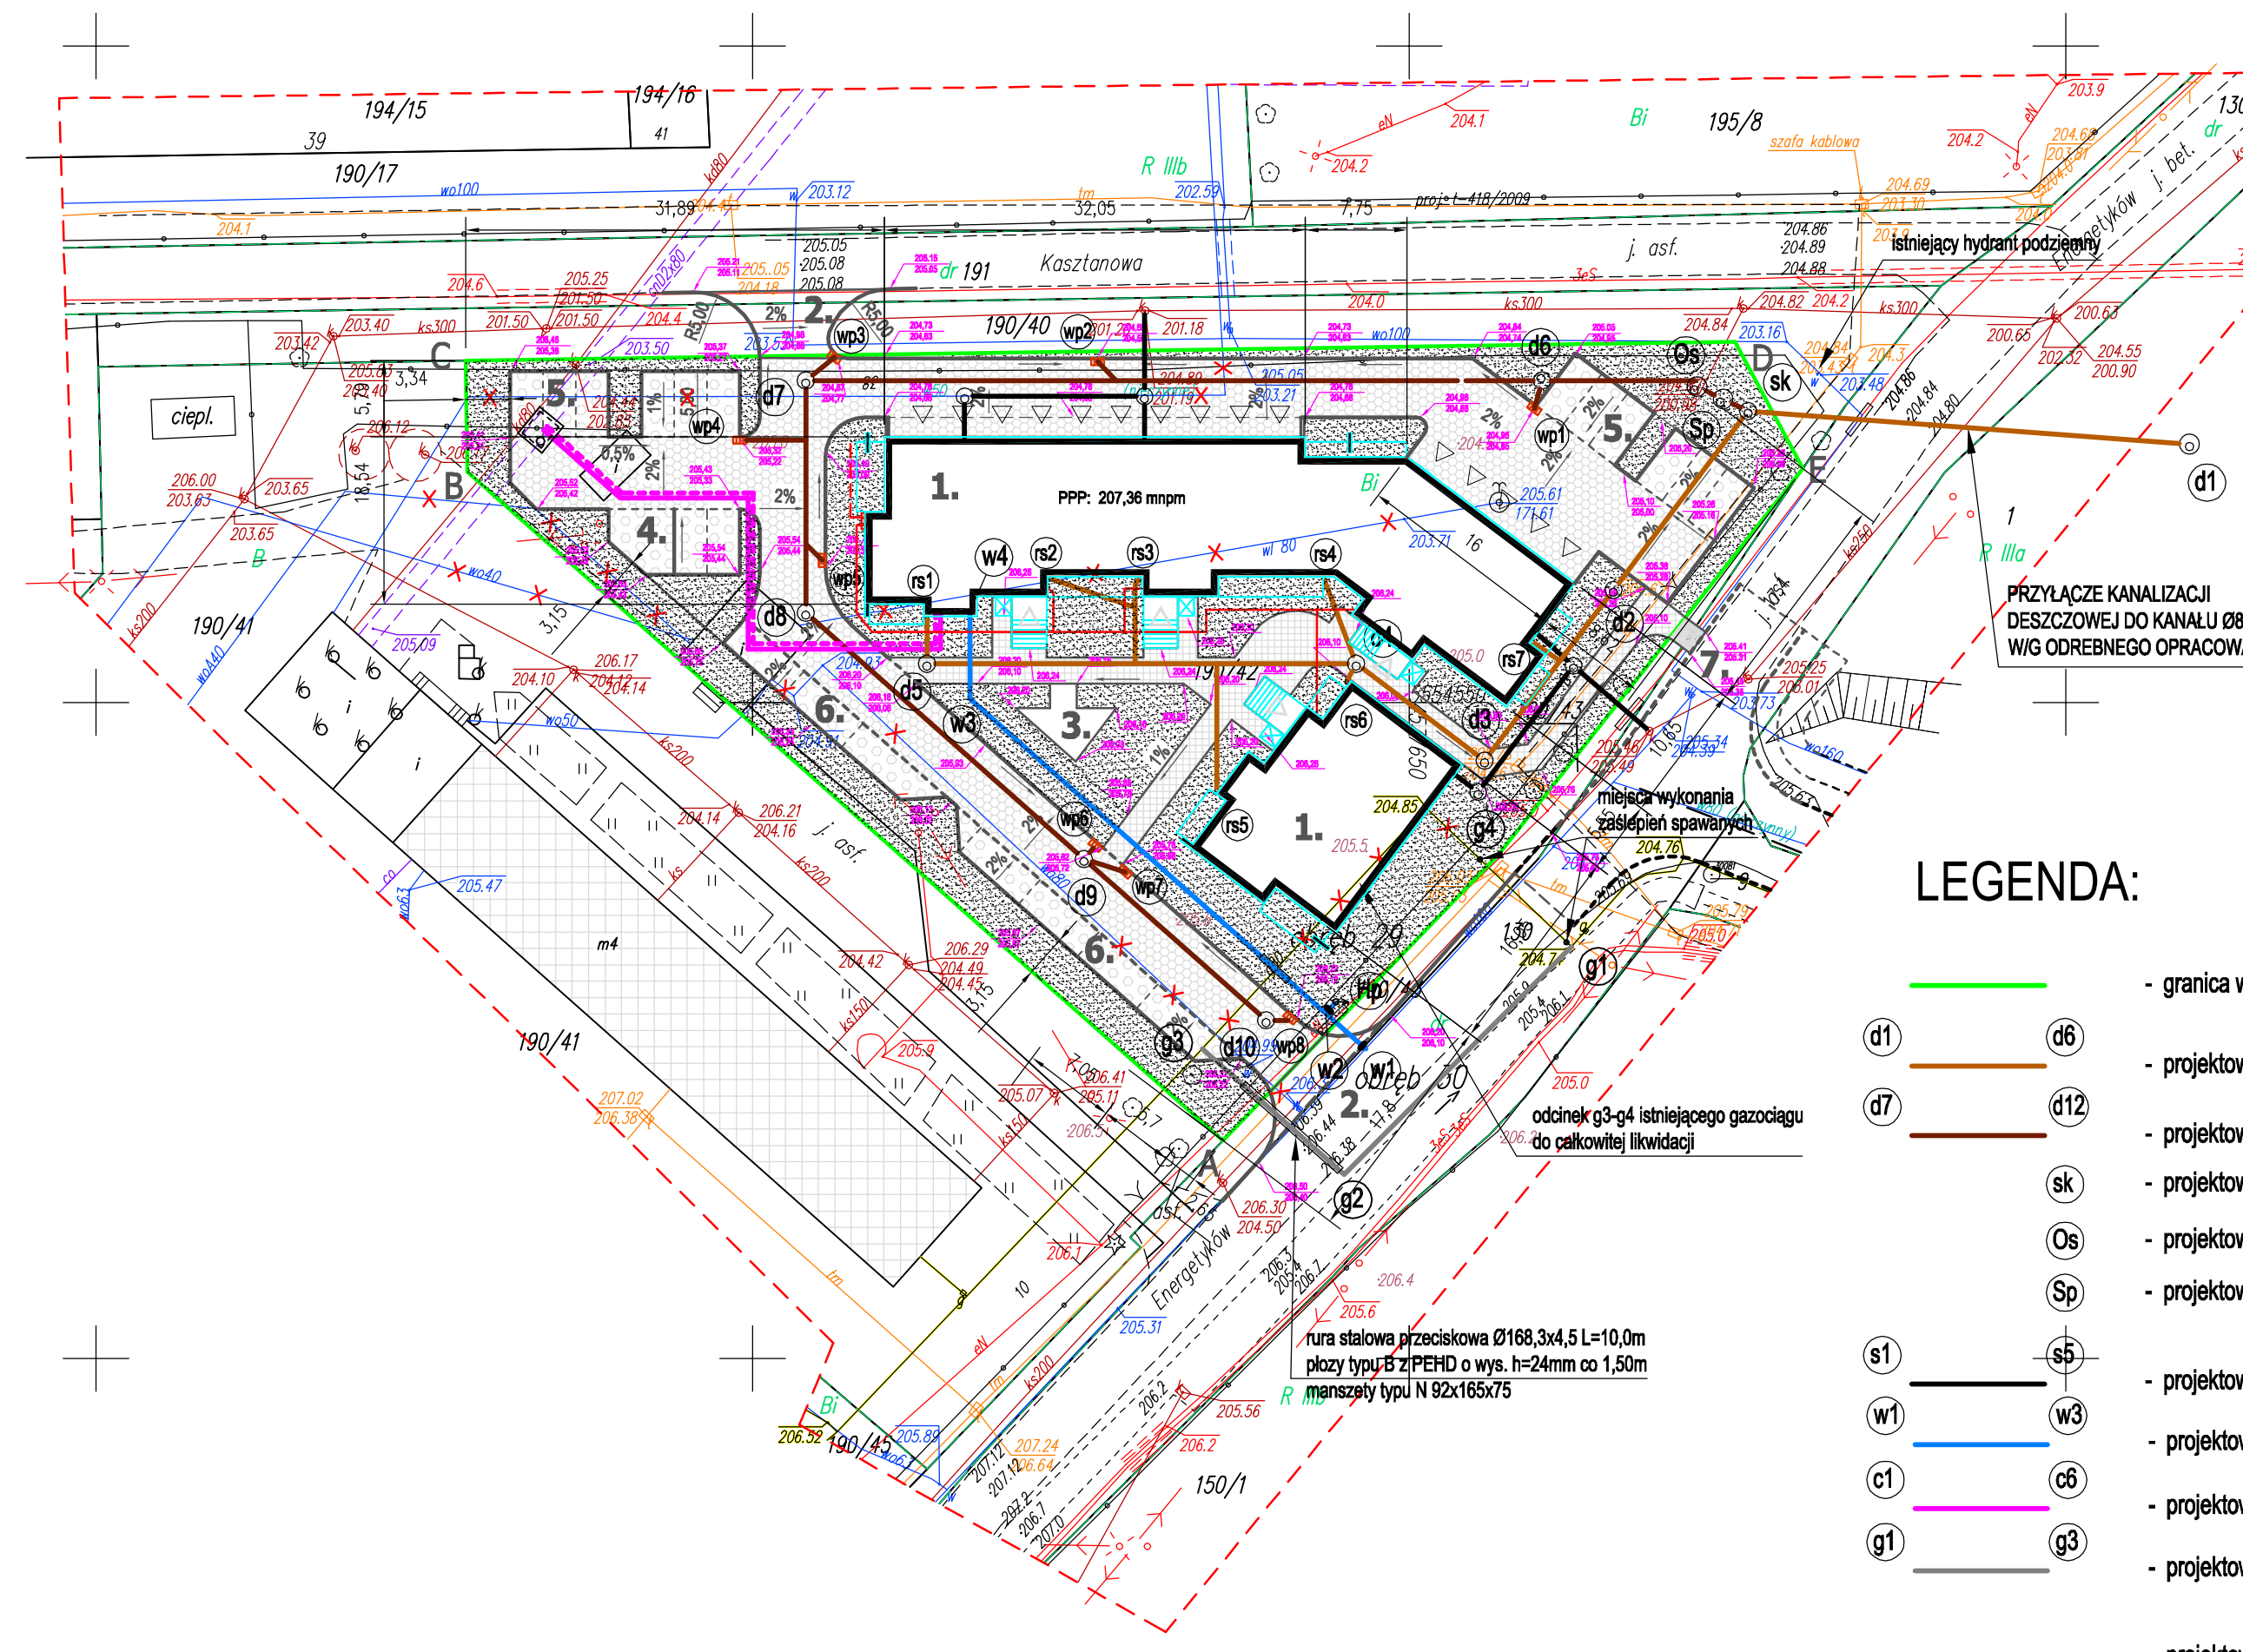

LEGENDA:

- - granica własności
 - - projektowana instalacja kanalizacji deszczowej - czysta
 - - projektowana instalacja kanalizacji deszczowej - brudna
 - - projektowana studzienka kontrolna
 - - projektowany osadnik wirowy
 - - projektowany separator produktów ropopochodnych
 - - projektowane przyłącza kanalizacji sanitarnej
 - - projektowane przyłącza wodociągowe
 - - projektowane przyłącze ciepłne
 - - projektowana przebudowa sieci gazowej
 - - projektowane przyłącze elektryczne
 - - - - zasilanie elektryczne kablem w/g projektu Rejonu Energetycznego
- d1 - projektowana instalacja kanalizacji deszczowej - czysta
 - d6 - projektowana instalacja kanalizacji deszczowej - brudna
 - d7 - projektowana studzienka kontrolna
 - sk - projektowany osadnik wirowy
 - Os - projektowany separator produktów ropopochodnych
 - Sp - projektowane przyłącza kanalizacji sanitarnej
 - s1 - projektowane przyłącza wodociągowe
 - w1 - projektowane przyłącze ciepłne
 - c1 - projektowana przebudowa sieci gazowej
 - g1 - projektowane przyłącze elektryczne
 - d12 - projektowana instalacja kanalizacji deszczowej - czysta
 - d10 - projektowana studzienka kontrolna
 - Os - projektowany osadnik wirowy
 - Sp - projektowany separator produktów ropopochodnych
 - w3 - projektowane przyłącza kanalizacji sanitarnej
 - w3 - projektowane przyłącza wodociągowe
 - c6 - projektowane przyłącze ciepłne
 - g3 - projektowana przebudowa sieci gazowej
- 1. budynek projektowany
 - 2. wjazd projektowany
 - 3. plac rekreacyjny
 - 4. śmietnik
 - 5. miejsca postojowe
 - 6. parking dla inwalidów
 - 7. dojście piesze
 - △ wejścia do kl. schodowych
 - ▽ wjazdy do garaży
 - A,B..E granice działki

Status firmy :	
archiform PRACOWNIA PROJEKTOWA	
Ulica : Malinowa 10 Miejsco : PIOTRKÓW TRYBUNALSKI Województwo : Łódzkie	
Tytuł projektu :	
PROJEKT ZAMIENNY BUDYNKU MIESZKALNEGO WIELORODZINN.	
Adres : UL. KASZTANOWA / ENERGETYKÓW Miejscowość : PIOTRKÓW TRYBUNALSKI Działka / Gmina : dz. nr ewid. 190/42 obr 29.	
Inwestor : "DEVELOPER" SYLWESTER RUDECKI PIOTRKÓW TRYB. ul. Żelazna 7	
Nazwa rysunku :	
projekt zagospodarowania terenu	
Status rysunku :	
PROJEKT BUDOWLANY	
Projektant : mgr inż. arch. SŁAWOMIR FORNAL upr. nr : GP.IV.7342/78/94 Sprawdził : mgr inż. arch. ANDRZEJ OLCZYK upr. nr : WŁ.84/00	
Skala rysunku :	
1 : 500	
Data wydania :	Numer rys.
LUITY 2011 r.	Z01